


RZUT PARTERU INSTALACJA WOD.-KAN.

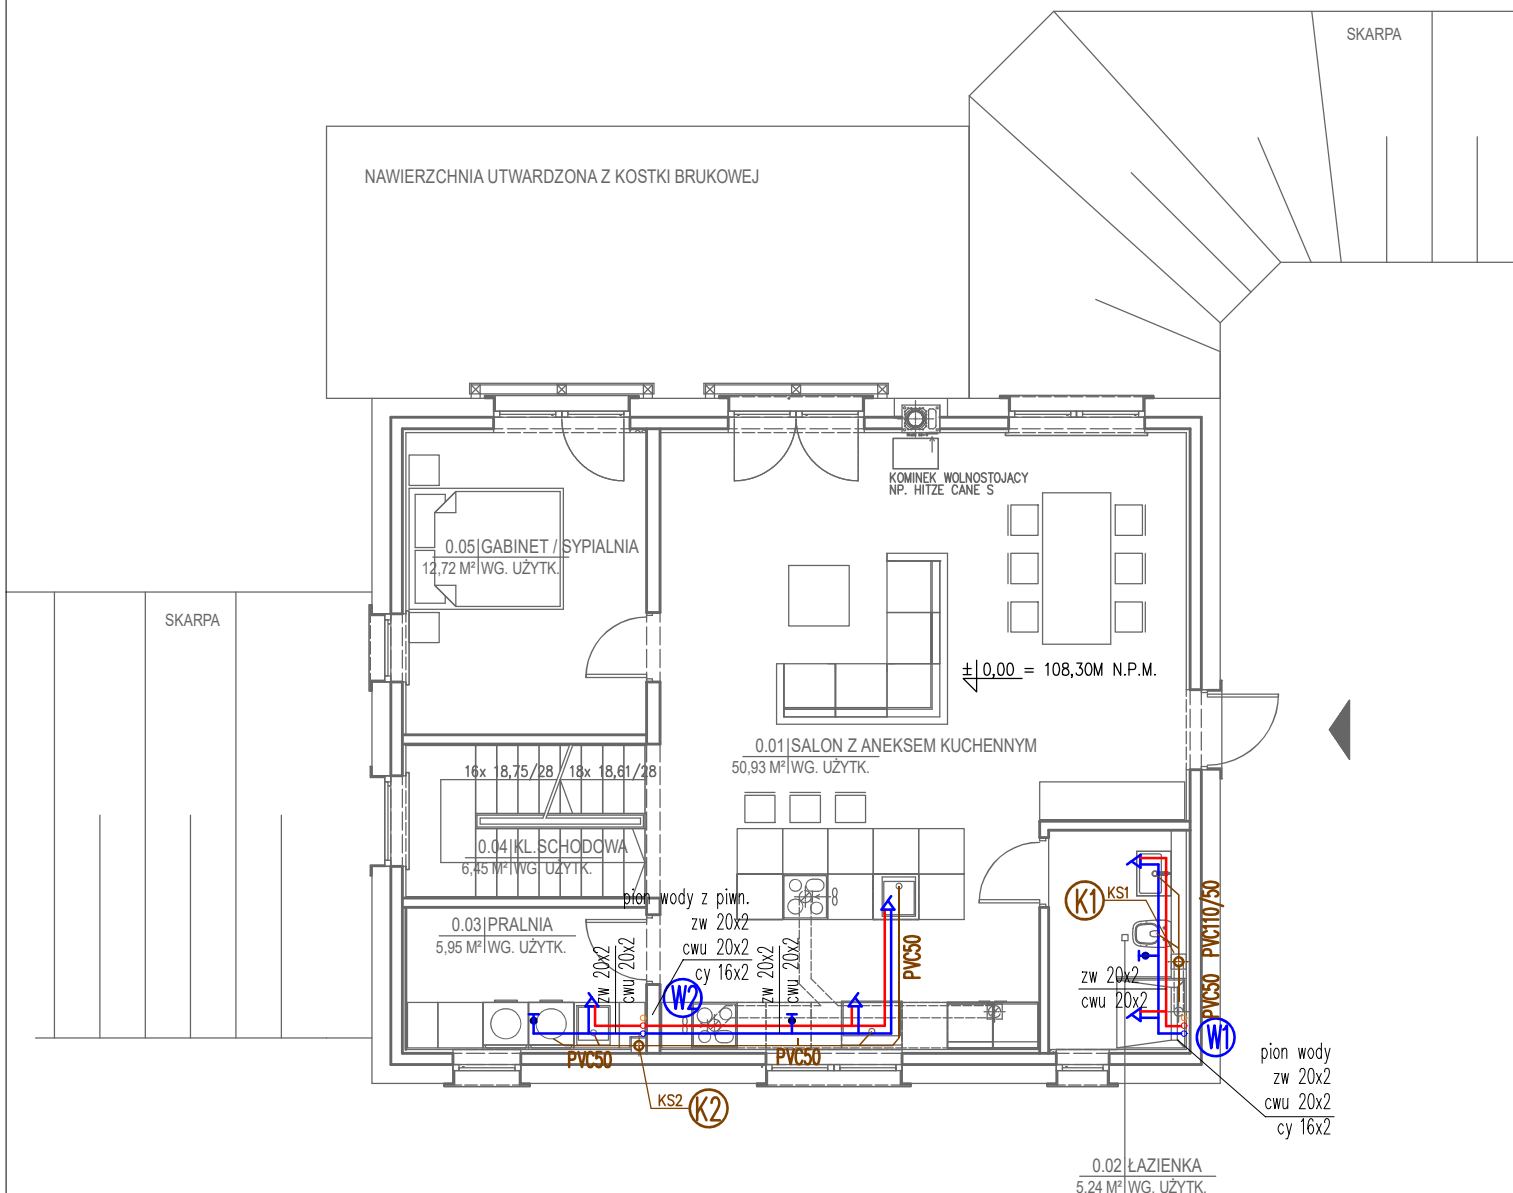

- woda zimna
- cyrkulacja
- woda ciepła
- kanalizacja
- woda zimna ogród



spółka z o.o.

AUTORSKIE BIURO PROJEKTÓW BUDOWNICTWA I USŁUG
ul. Kościuszki 41/47, 87-100 Toruń, tel./fax 56-62-320-77

Obiekt i adres	BUDYNEK REKREACJI INDYWIDUALNEJ dz. nr ewid. 33/1 ob. 0010 Kanotapie, j. ew. 040805_2 Kikół		
Inwestor	Damian Pieszczyński ul. Borzymowska 33/4, 03-564 Warszawa		
Temat rys.	RZUT PARTERU — INSTALACJA W.-K.		
Autor	mgr inż. Dżdzisław A. Krüger	specj. konstr.-inżynier. BUA III nr 187/84 i 491/86	12.2024
As. projektanta			
Skala 1:100		RYS. S2	