


RZUT PIWNICY INSTALACJA C.O.

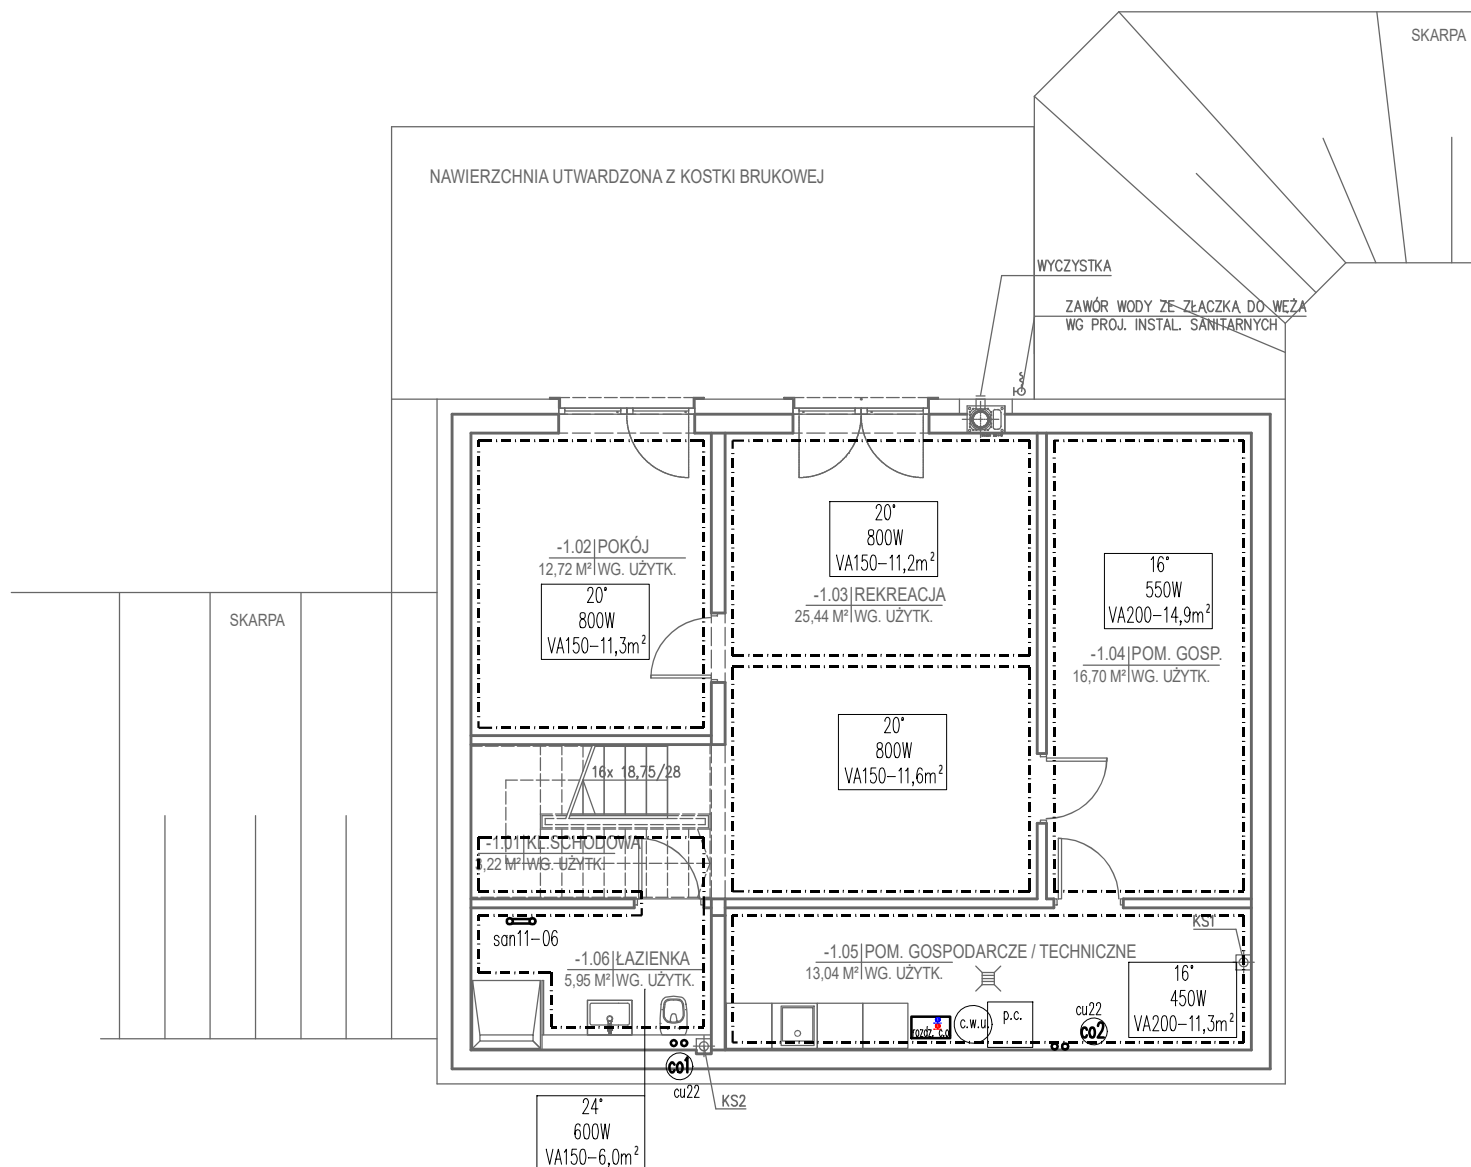

C11 600x600 grzejnik płytowy wys x szer
san11-06 grzejnik łazienkowy drabinkowy

20° nr pom/ temp
950W moc W
VA150-13,6m² rozstaw rur – pow. pola ogrz. m²

UWAGA
rozstaw rur w strefie brzegowej VA100
Qpiwn=4,0kW
Qcdk=12,24kW



spółka z o.o.

AUTORSKIE BIURO PROJEKTÓW BUDOWNICTWA I USŁUG
ul. Kościuszki 41/47, 87-100 Toruń, tel./fax 56-62-320-77

Obiekt i adres	BUDYNEK REKREACJI INDYWIDUALNEJ dz. nr ewid. 33/1 ob. 0010 Kanotopie, j ew. 040805_2 Kikół		
Inwestor	Damian Pieszczyński ul. Borzymowska 33/4, 03-564 Warszawa		
Temat rys.	RZUT PIWNICY – INSTALACJA C.O.		
Autor	mgr inż. Zdzisław A. Krüger	specj. konstr.-inżynier. BUA III nr 187/84 i 491/86	12.2024
As. projektanta			
Skala 1:100		RYS. S4	