


PROJEKT TECHNICZNY

UWAGI I OZNACZENIA

±0.00= 102,70 m n.p.m

OZNACZENIA:

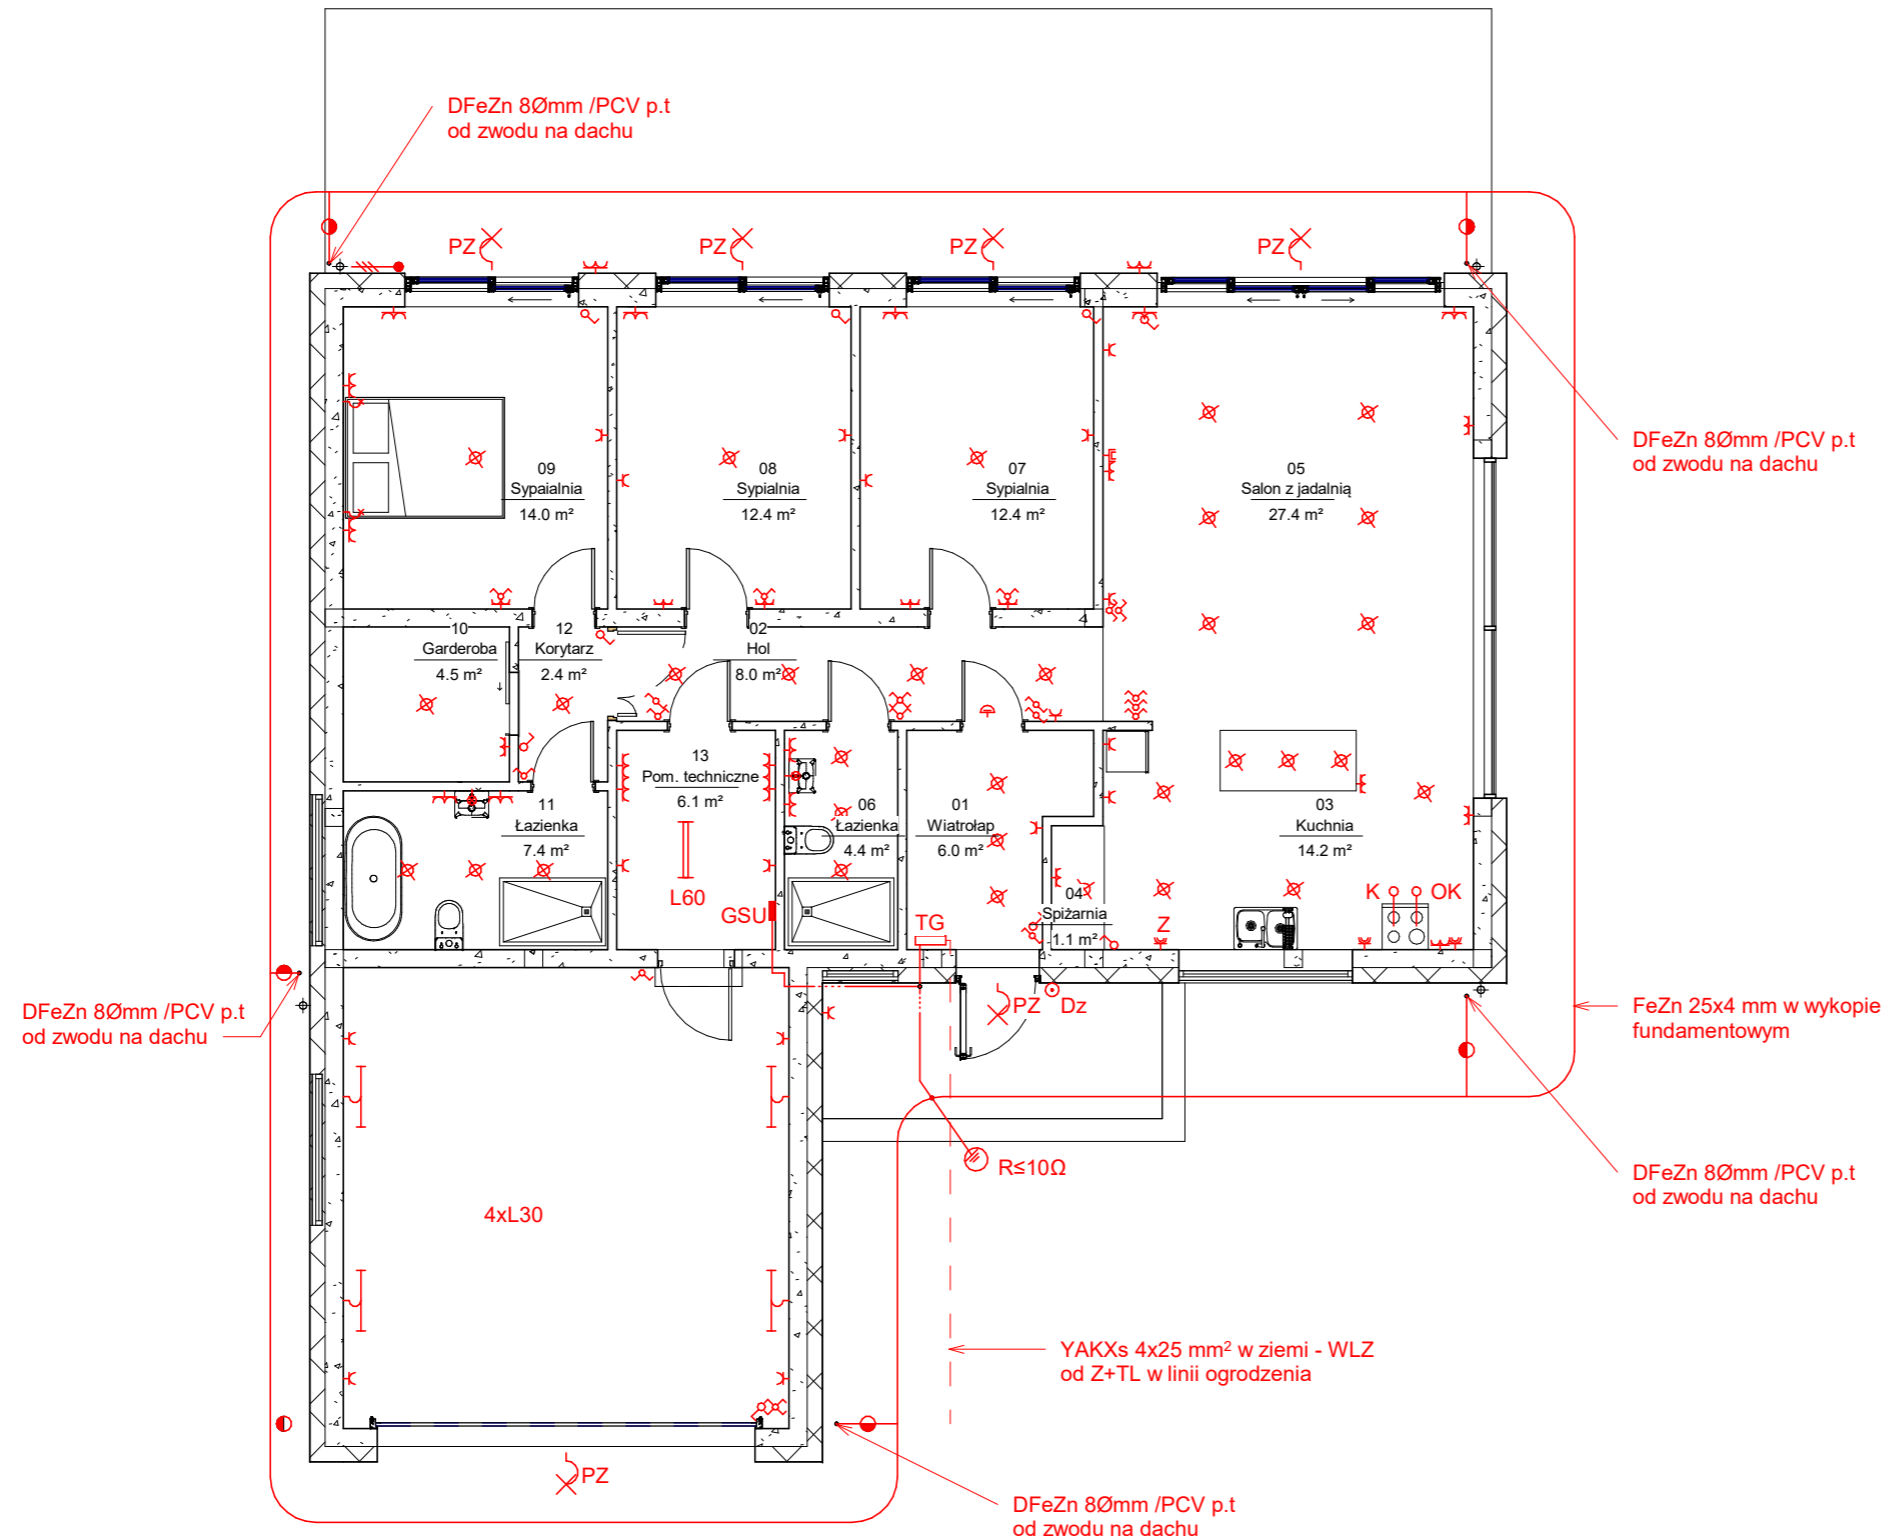

SEVIER

SEVIER sp. z o.o.
ul. Złota 75A/7, 00-819 Warszawa,
NIP 7393945361, KRS 0000864124,
biuro regionalne:
ul. Sienkiewicza 28/1, 06-400 Ciechanów

Temat opracowania:

Budynek mieszkalny jednorodzinny wraz z towarzyszącą infrastrukturą techniczną.

Lokalizacja inwestycji:

09-130 Baboszewo, Gószczyce Poświętne,
działka nr 142003_2.0015.46/5, obręb Gószczyce Poświętne

Inwestor:

Aneta Ziegler-Cwalina, Artur Cwalina,
ul. W. Witosa 61A/74, 06-400
Ciechanów

Arkusz:

Instalacje elektryczne punkty

Skala:

1 : 100

Data: 09.2025 r.

Branża: Elektryczna

Nr rysunku:

E-1

Projektował:

mar inż. Mirosław Komorowski
w spec. instalacyjno-inżynierskiej w zakresie instalacji elektrycznych
upr. nr CIE 48/84

Podpis:

Opracował:

inż. Iwona Agnieszka Krupińska
w spec. konstrukcyjno-budowlanej

Podpis: